
 





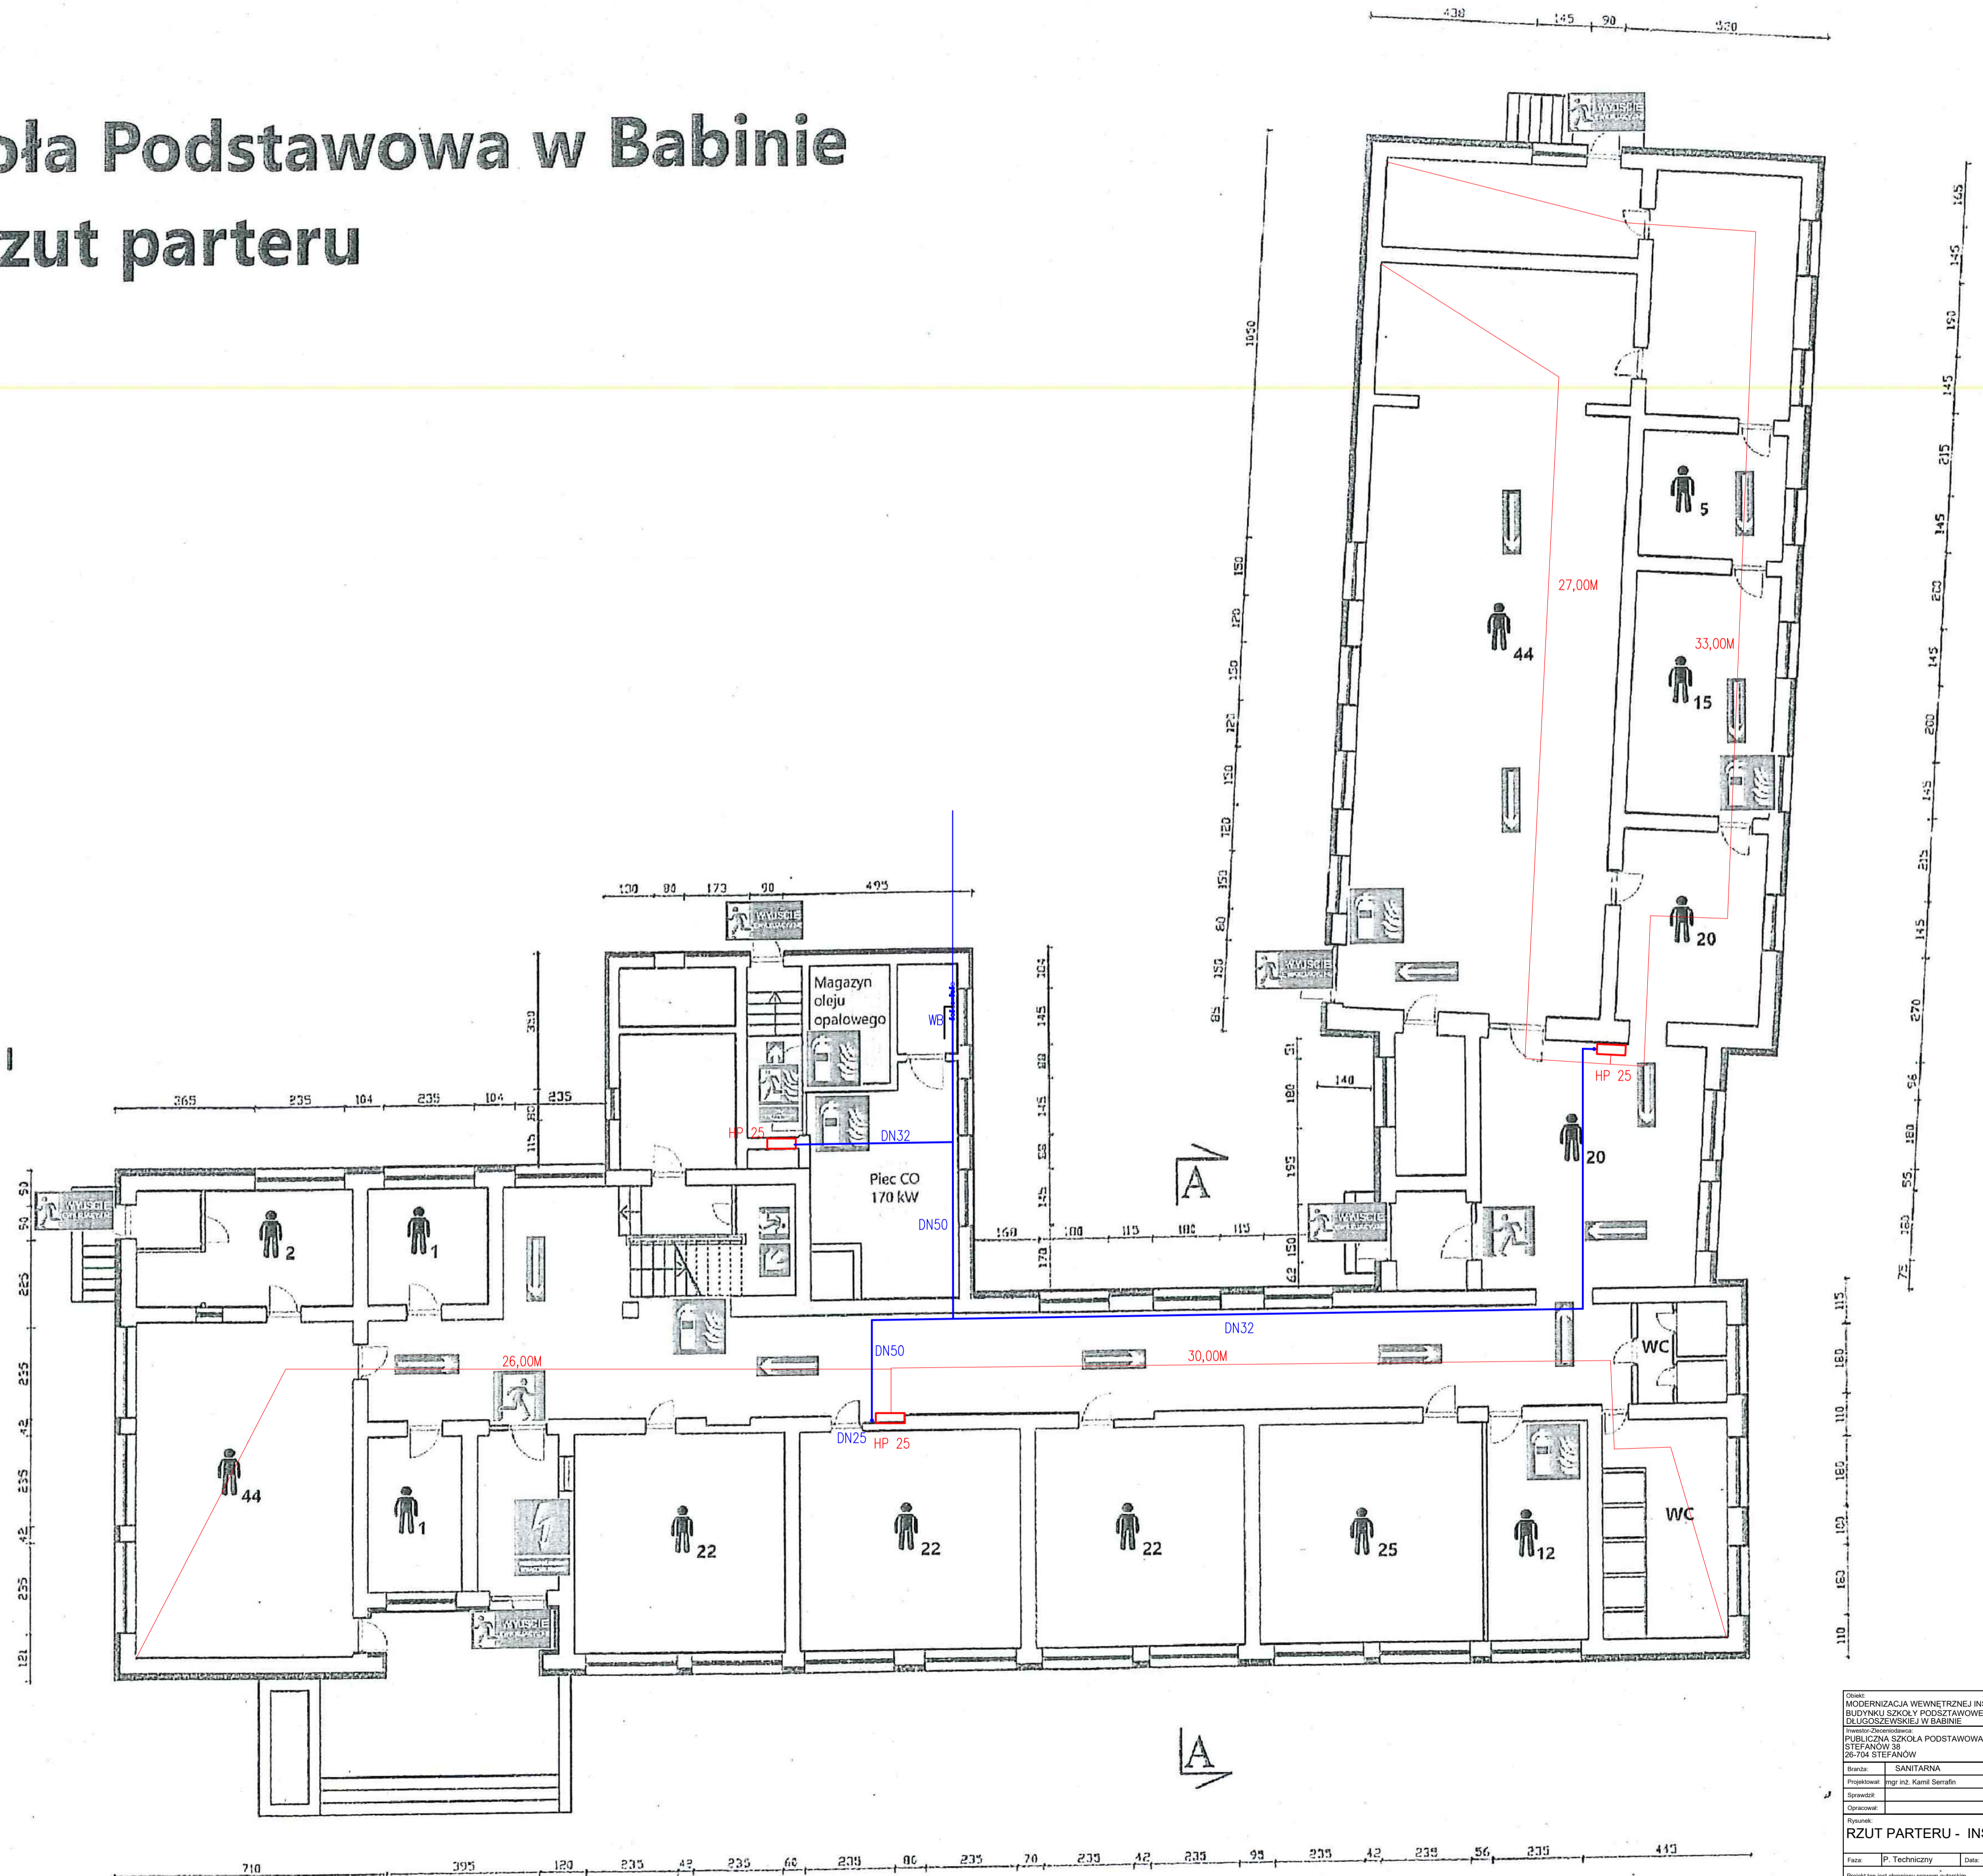


Publiczna Szkoła Podstawowa w Babinie

Rzut parteru

Legenda:

-  wyjście ewakuacyjne
-  kierunki ewakuacji
-  drzwi przeciwpożarowe
-  główny wyłącznik prądu
-  gaśnica
-  ilość osób w pomieszczeniu
-  zbiorniki oleju opałowego 6 x 1000 l
-  piec CO Viessmann Vitoplex 300



BUDYNEK PSP W BABINIE
RZUT PARTERU, SKALA 1:100
WYSOKOŚĆ BUDYNKU - 7,56 m
ILOŚĆ KONDYGNACJI PODZIEMNYCH - 0
ILOŚĆ KONDYGNACJI NADZIEMNYCH - 2

Nazwa: MODERNIZACJA WEWNĘTRZNEJ INSTALACJI HYDRANTOWEJ W BUDYNKU SZKOŁY W PODSTAWOWEJ IM. HELENY DŁUGOSZEWSKIEJ W BABINIE			
Pracodawca: PUBLICZNA SZKOŁA PODSTAWOWA IM. HELENY DŁUGOSZEWSKIEJ W BABINIE			
Adres: 25-704 STEFANÓW			
Strona:	SANTARNA	Upewnienie:	Projekt
Projektant:	Inż. inż. Kamil Serafin	MAZ/0275/WBS21	
Opis:			
Rzut:			
RZUT PARTERU - INSTALACJA P.POZ			
Faza:	P. Techniczny	Data:	08/2024
Skala:	1:200	Wzrost:	
Projekt ten jest chroniony prawem autorskim. Kopowanie i rozpowszechnianie bez zgody autora.			
			1